

# 监理工程师通知单

工程名称：禹州市品能 50MW 光伏发电项目

编号：CZJH-YZJN-TZ-033

致：山东力通电力设计咨询有限公司施工项目部，

主题：关于升压站主变接地卵石铺设事宜。

内容：

1. 主变设备接地铺设的卵石粒径不符合设计要求（图纸要求 $\Phi 50 \sim \Phi 80$ ）实际铺设卵石粒径部分已大于设计要求（每册检查号：BQ10844-BD17155-T0302，图号：BD17155-T0302-02）。

2. 升压站内消防管道铺设不符合设计要求（每册检查号：BQ10844-BD17155-S0101，图号：BD17155-S0101-01，BD17155-S0101-02），站内消防管道管网，应在环场道路外侧，而站内消防管道出棚，多棚在环场道路下面，不利于后期检修、更换。

要求：

施工单位按设计图纸施工以及进行整改。

附：现场照片




监理单位（章）

总/专业监理工程师：王立军

日期：2024年10月11日

接收单位：山东力通电力设计咨询有限公司，请遵照监理单位的通知，及时整改。



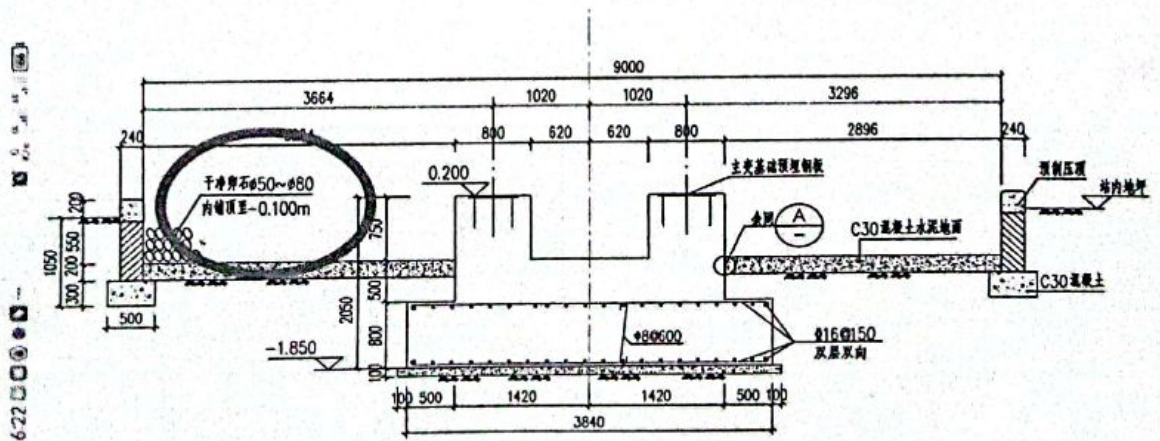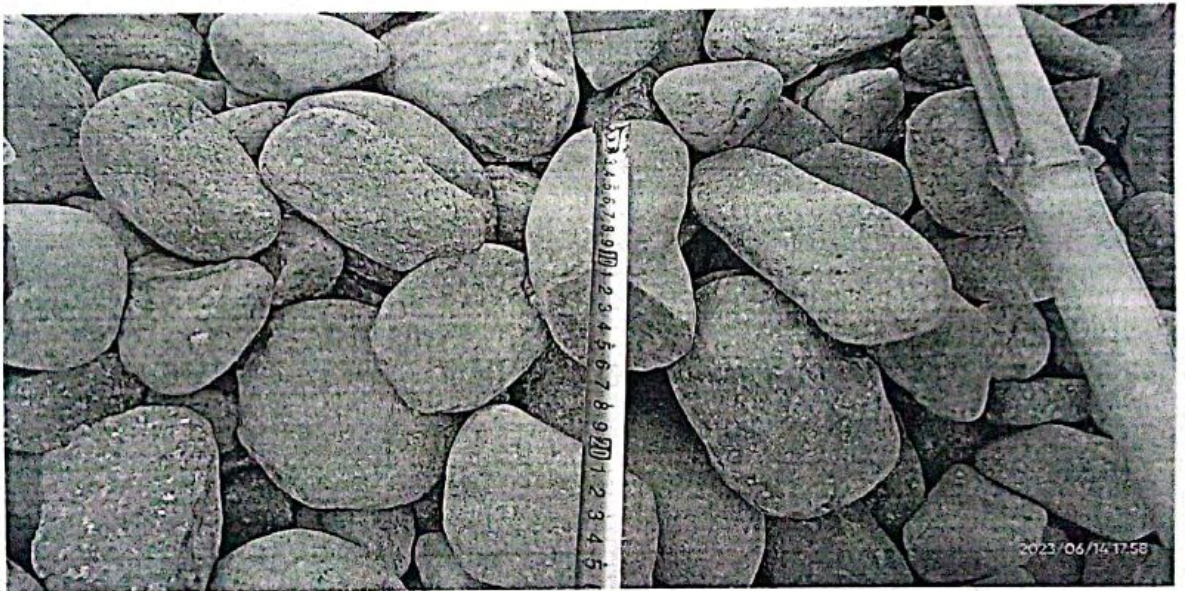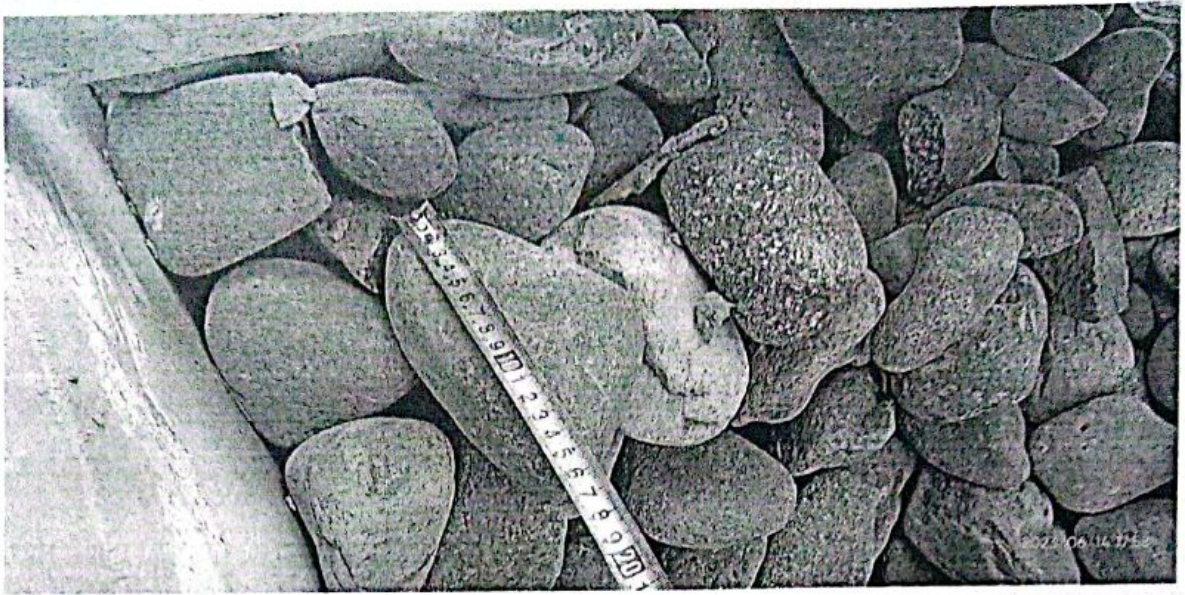

1-1 剖面图 1:50

