
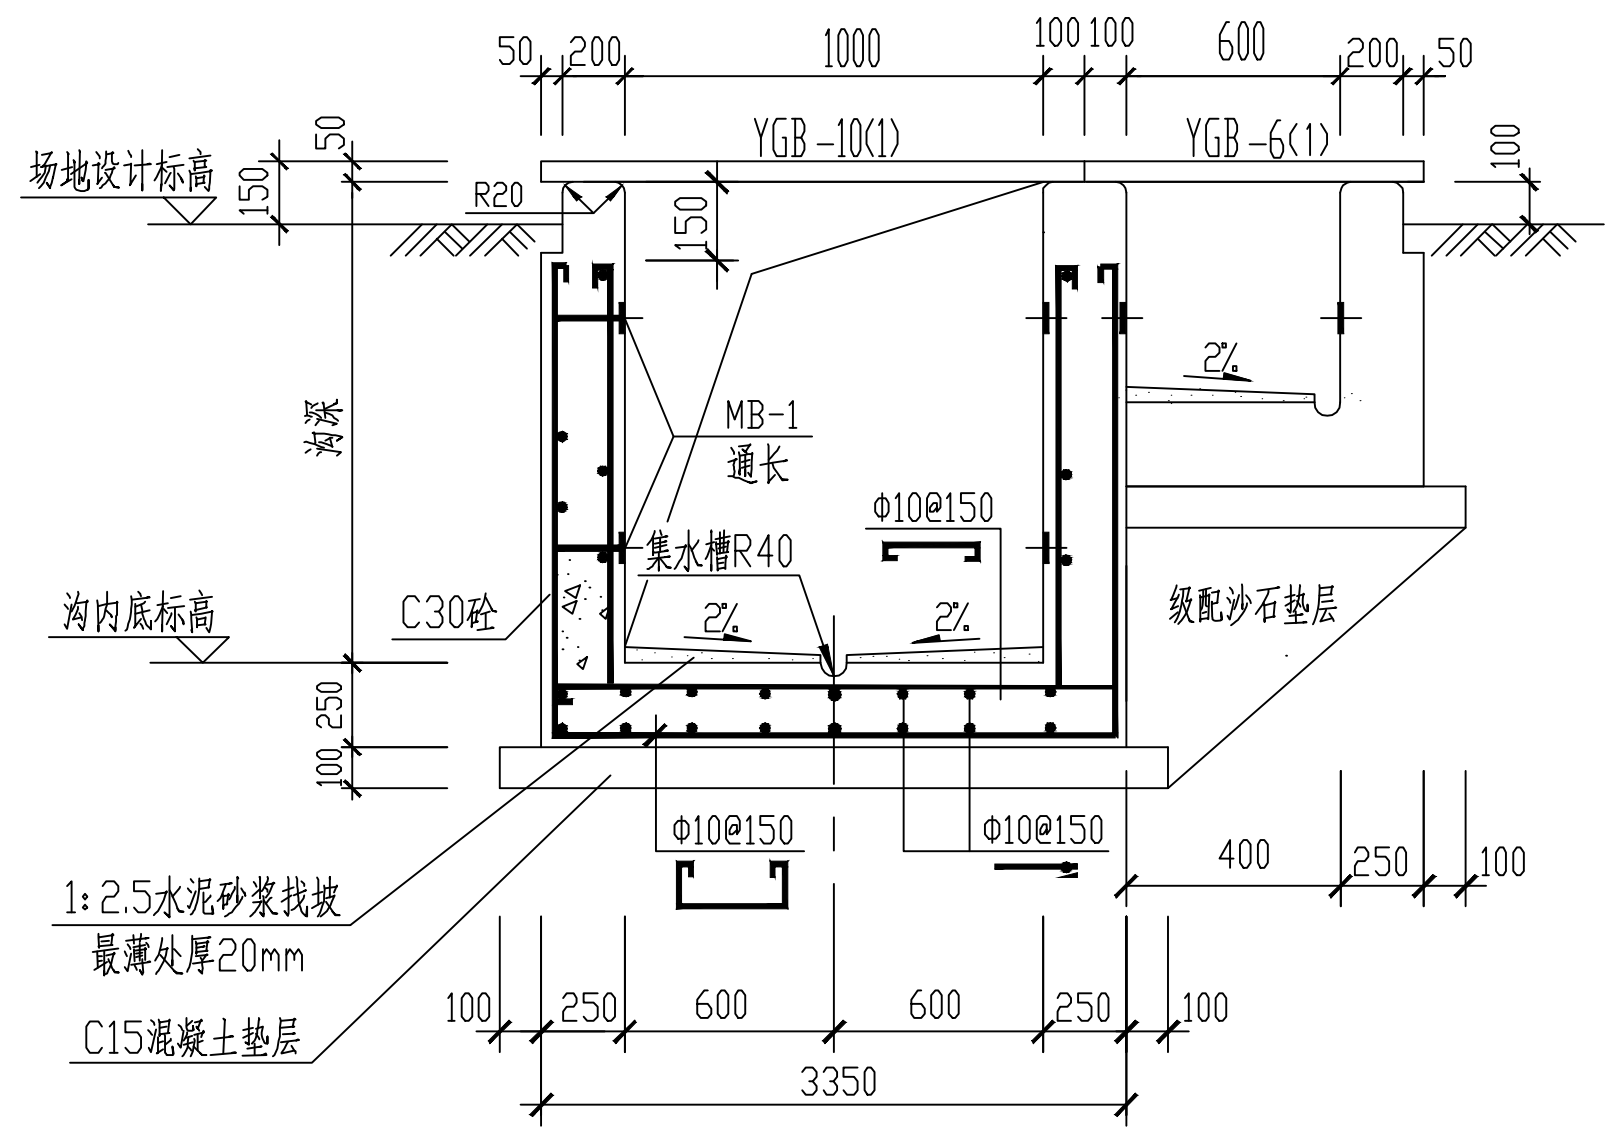
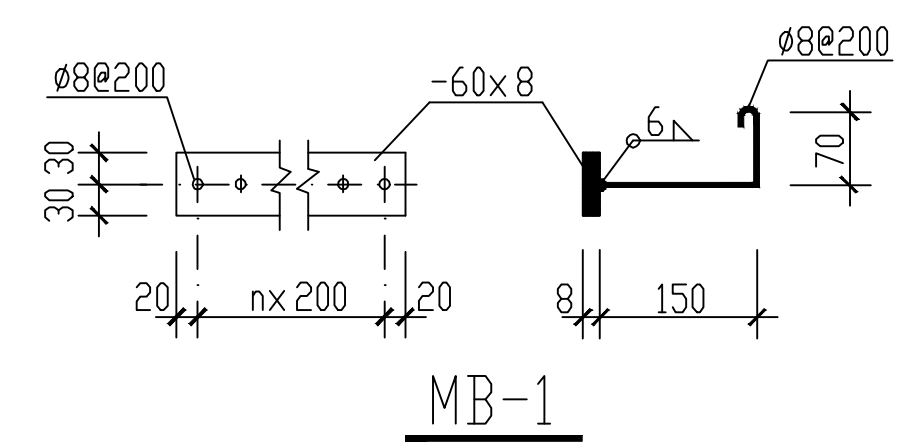


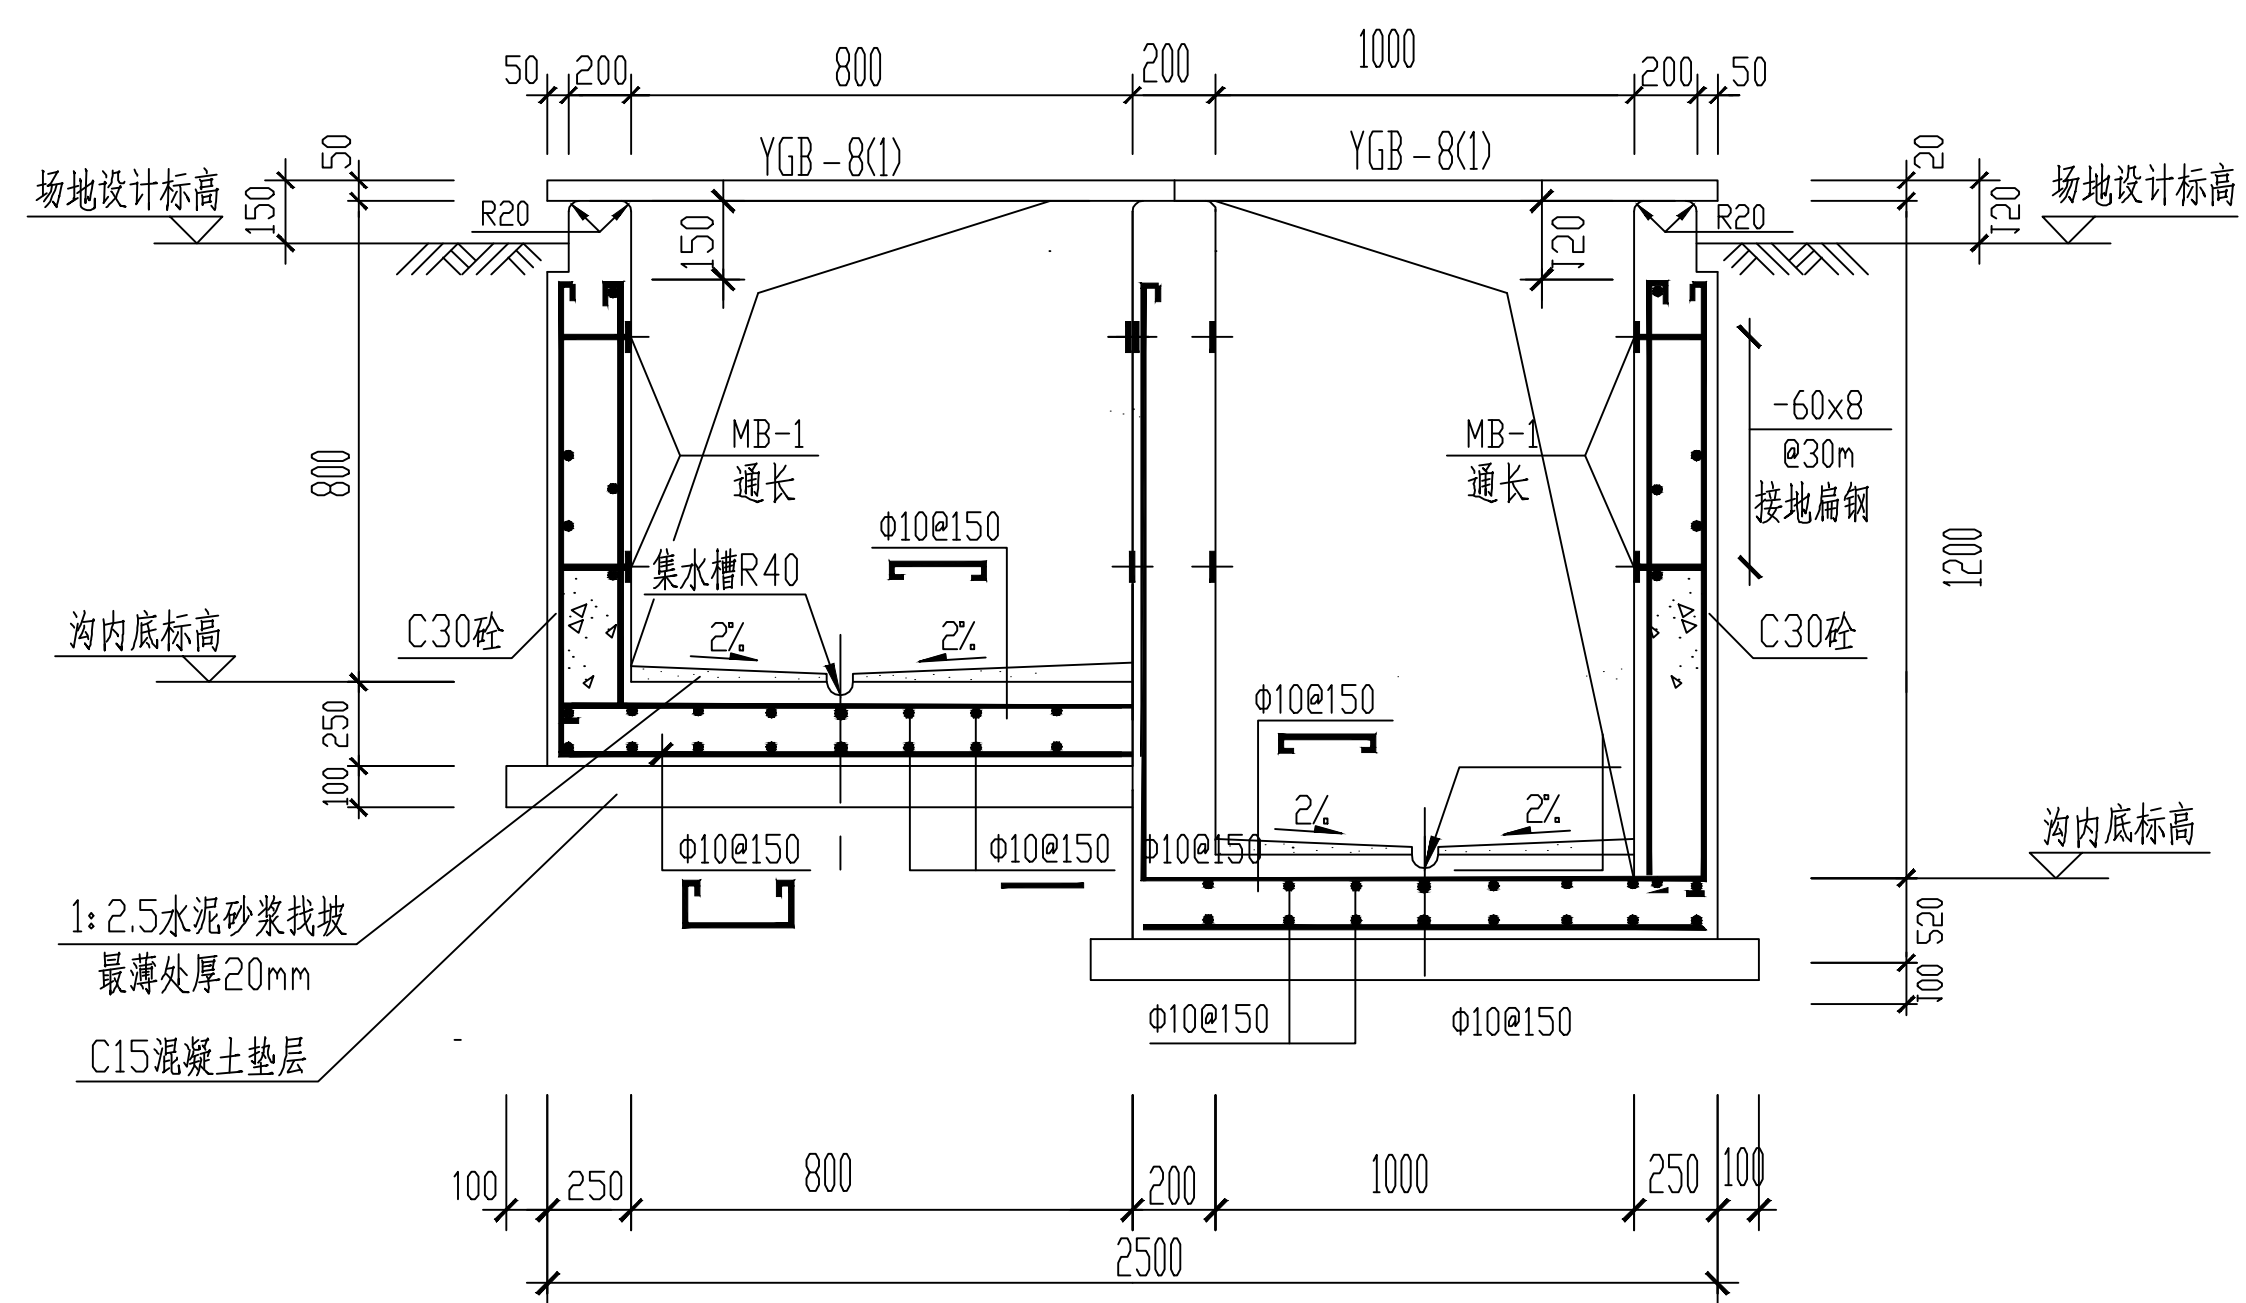

说 明

1. 图中尺寸单位以毫米计。
2. 底板配筋仅用于填方地基沟道。
4. 沟壁顶面预留安装柔性垫块孔洞，做法详见国
- 网《标准工艺（六）》
- 图集。柔性垫块于盖板安装前安装于预留孔洞内。
5. 要求沟壁及底板整体现浇。
6. 混凝土保护层厚度25mm。
7. MB-1预埋件与-60x8接
- 地扁钢热镀锌防腐。
8. 电缆沟施工时，必须与电气、供水、结构等专业相关的施工图配合进行。
9. 其余要求详见电缆沟说明。

一般地段电缆沟断面图（二）

西安亮丽电力工程设计有限责任公司				公布井P1片区光伏110kV汇集升压站新建工程		施工图设计阶段	
批准			校核		一般电缆沟施工图（二）		
审核			设计				
			版次				
比例			日期		2016. 11	图号	LL-A001S-T0702-12

工程设计证书乙级编号: A261002679