


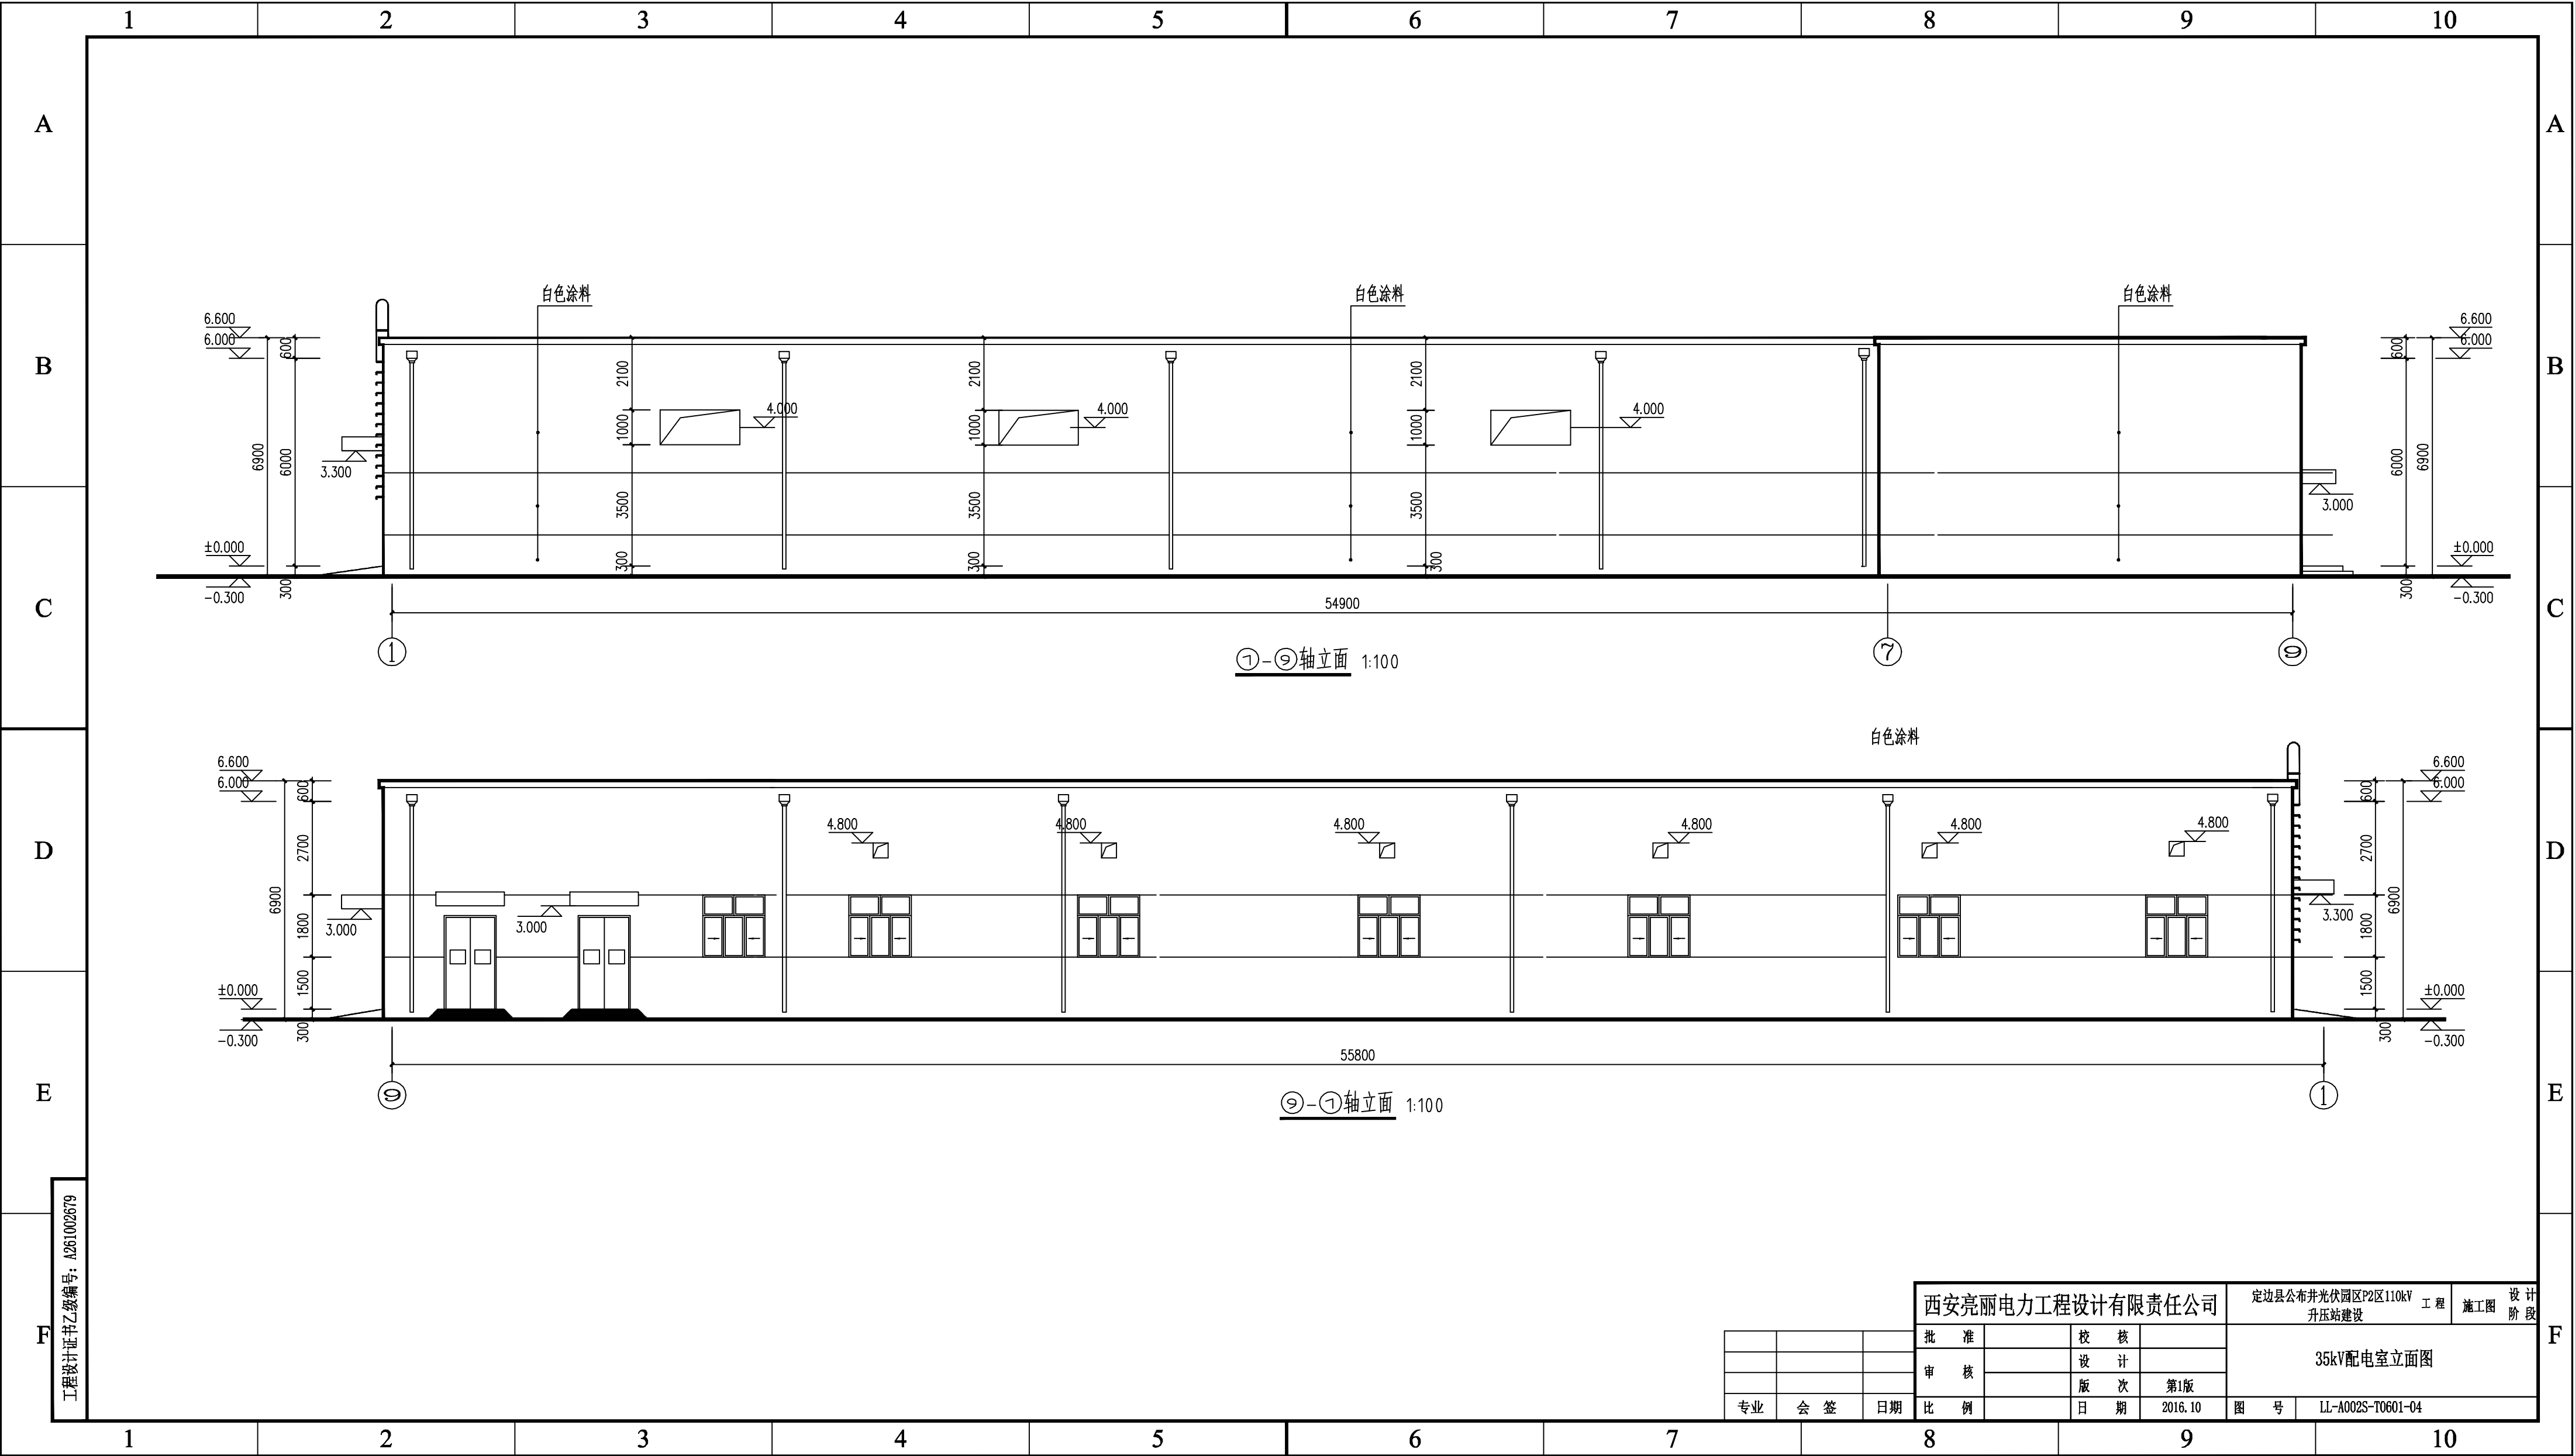

工程设计证书乙级编号: A261002679

西安亮丽电力工程设计有限责任公司			定边县公布井光伏园区P2区110kV 工程			施工图	设计阶段
批准		校核	设计	35kV配电室立面图			
审核		版次	第1版				
比例		日期	2016.10	图号	LL-A002S-T0601-04		
专业	会签	日期					