


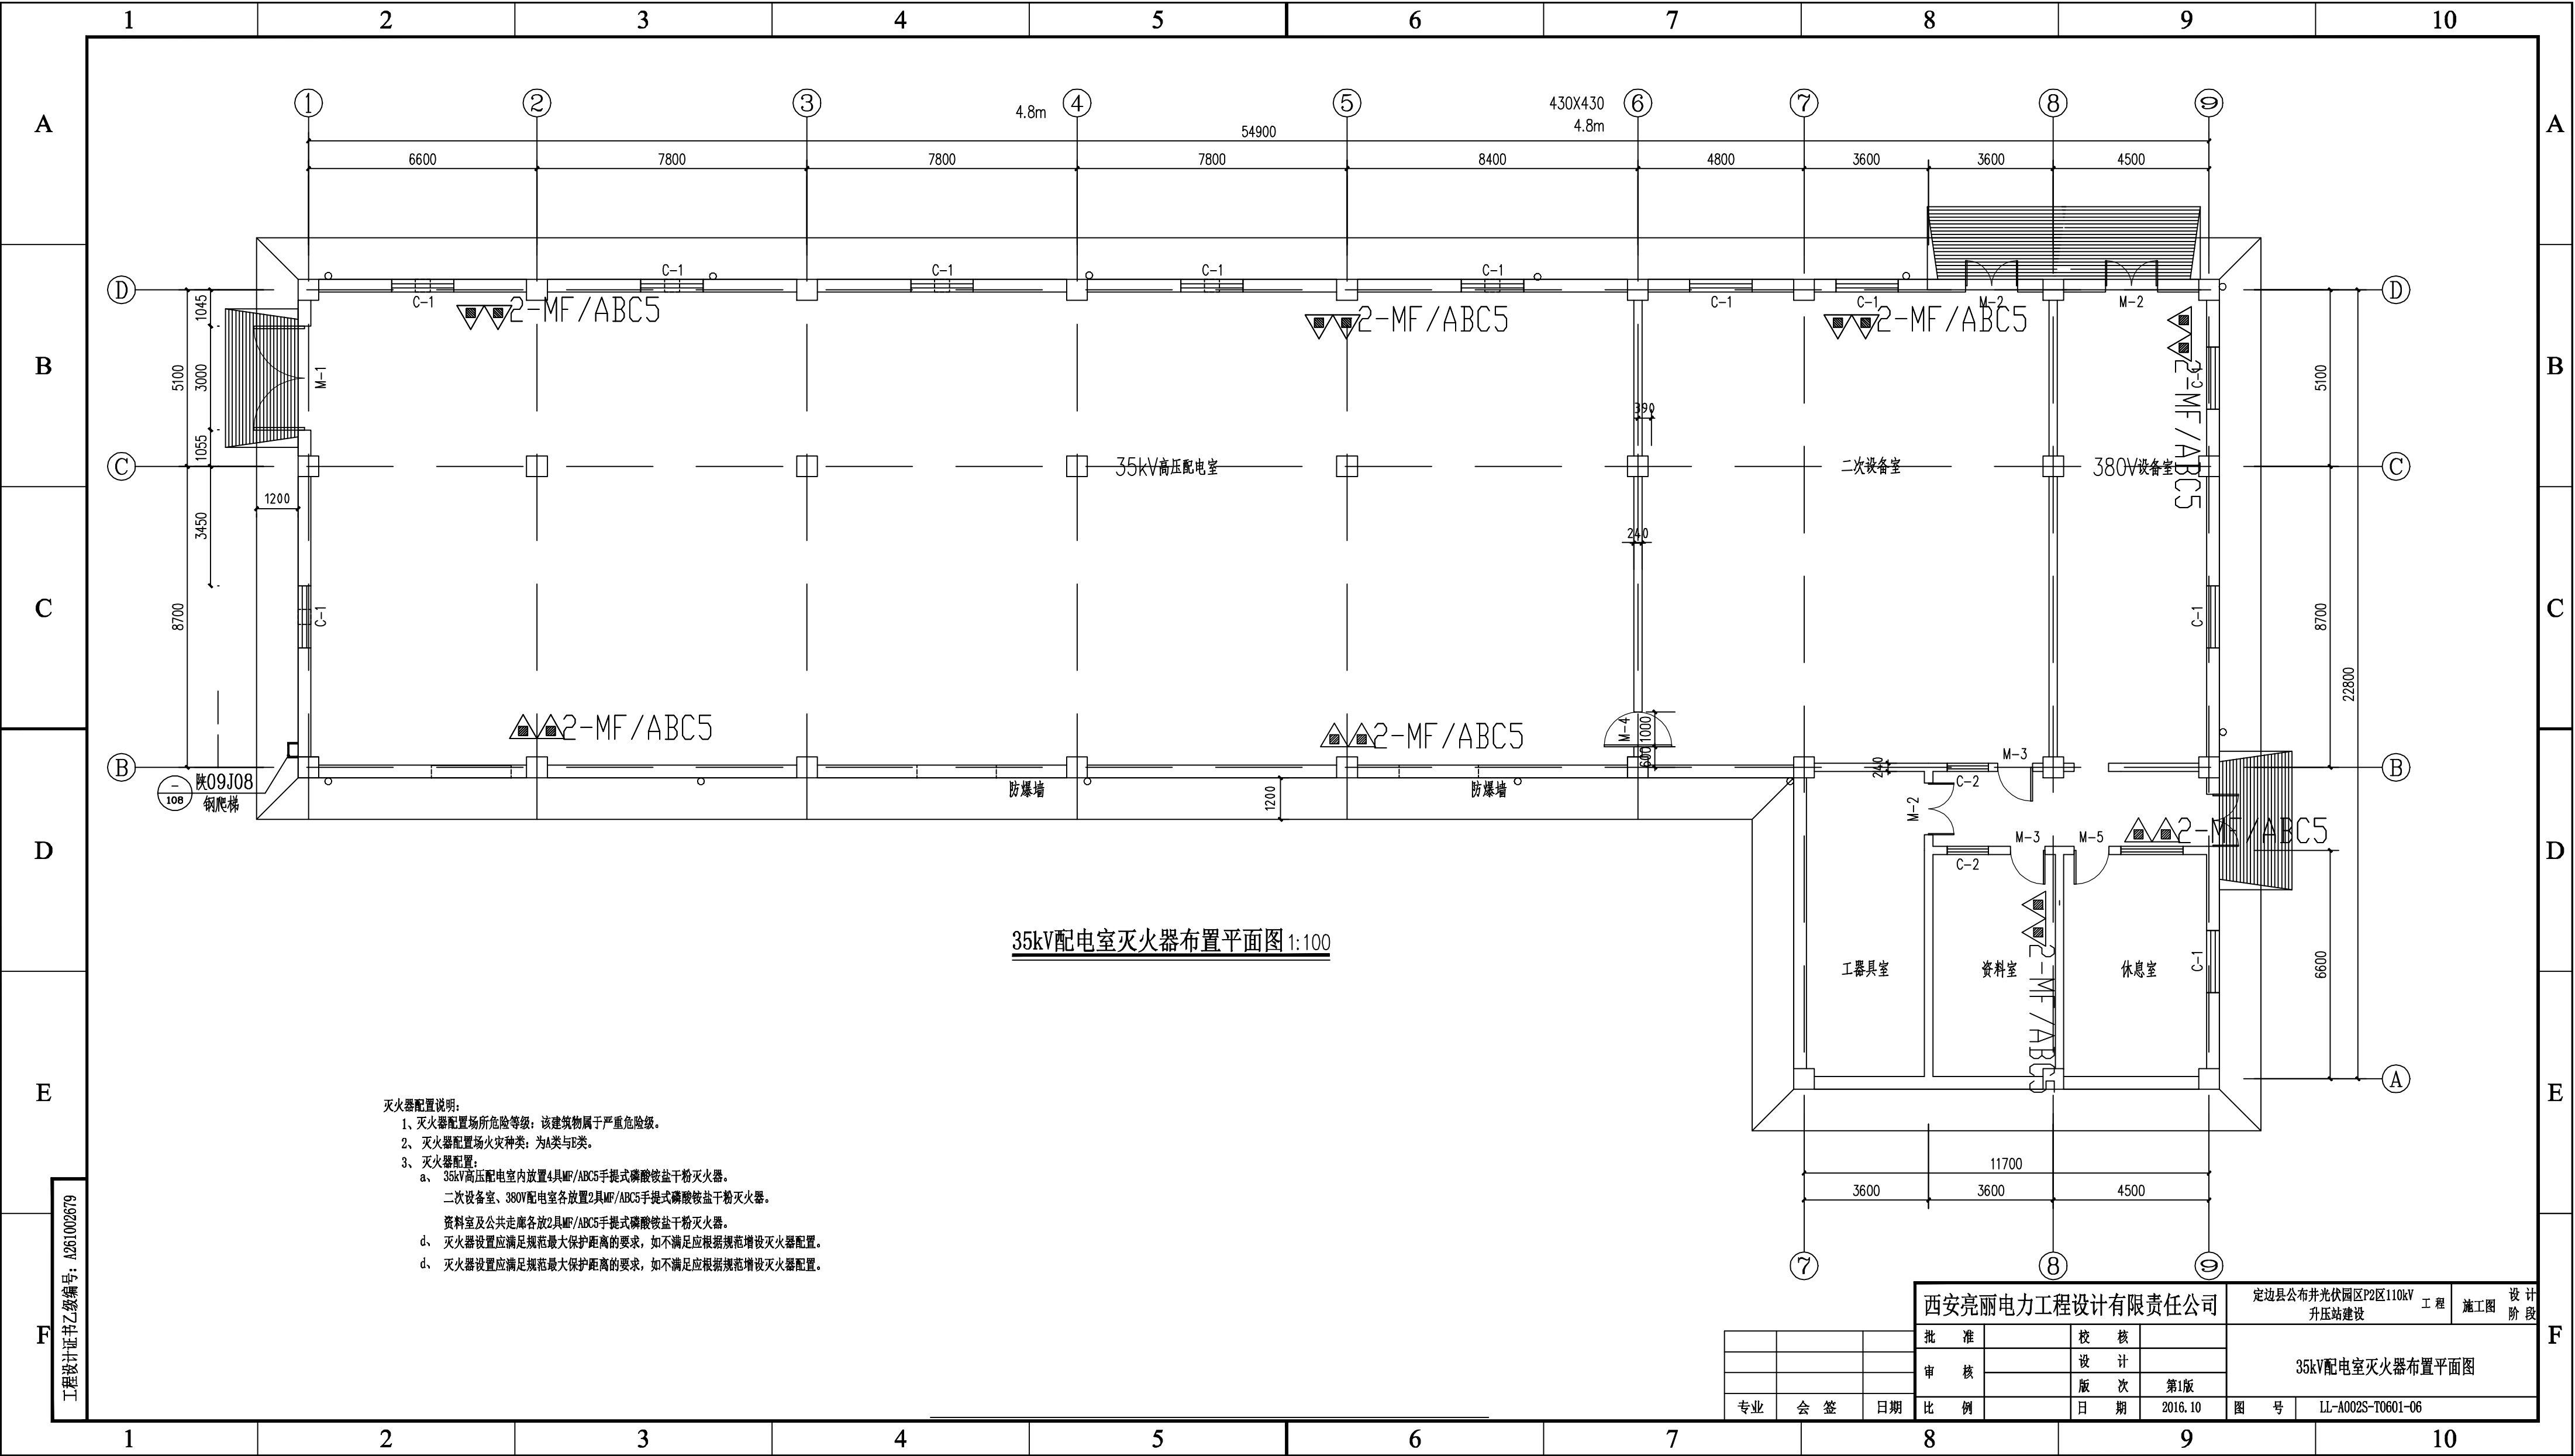

35kV配电室灭火器布置平面图 1:100

- 灭火器配置说明:
- 1、灭火器配置场所危险等级: 该建筑物属于严重危险级。
 - 2、灭火器配置火灾种类: 为A类与B类。
 - 3、灭火器配置:
 - a、35kV高压配电室内放置4具MF/ABC5手提式磷酸铵盐干粉灭火器。
 - 二次设备室、380V配电室各放置2具MF/ABC5手提式磷酸铵盐干粉灭火器。
 - 资料室及公共走廊各放2具MF/ABC5手提式磷酸铵盐干粉灭火器。
 - d、灭火器设置应满足规范最大保护距离的要求, 如不满足应根据规范增设灭火器配置。
 - d、灭火器设置应满足规范最大保护距离的要求, 如不满足应根据规范增设灭火器配置。

工程设计证书乙级编号: A261002679

西安亮丽电力工程设计有限责任公司			定边县公布井光伏园区P2区110kV 工程 施工图 设计阶段		
批准		校核		35kV配电室灭火器布置平面图	
审核		设计			
比例		版次	第1版	图号 LL-A002S-T0601-06	
专业	会签	日期	2016.10		