


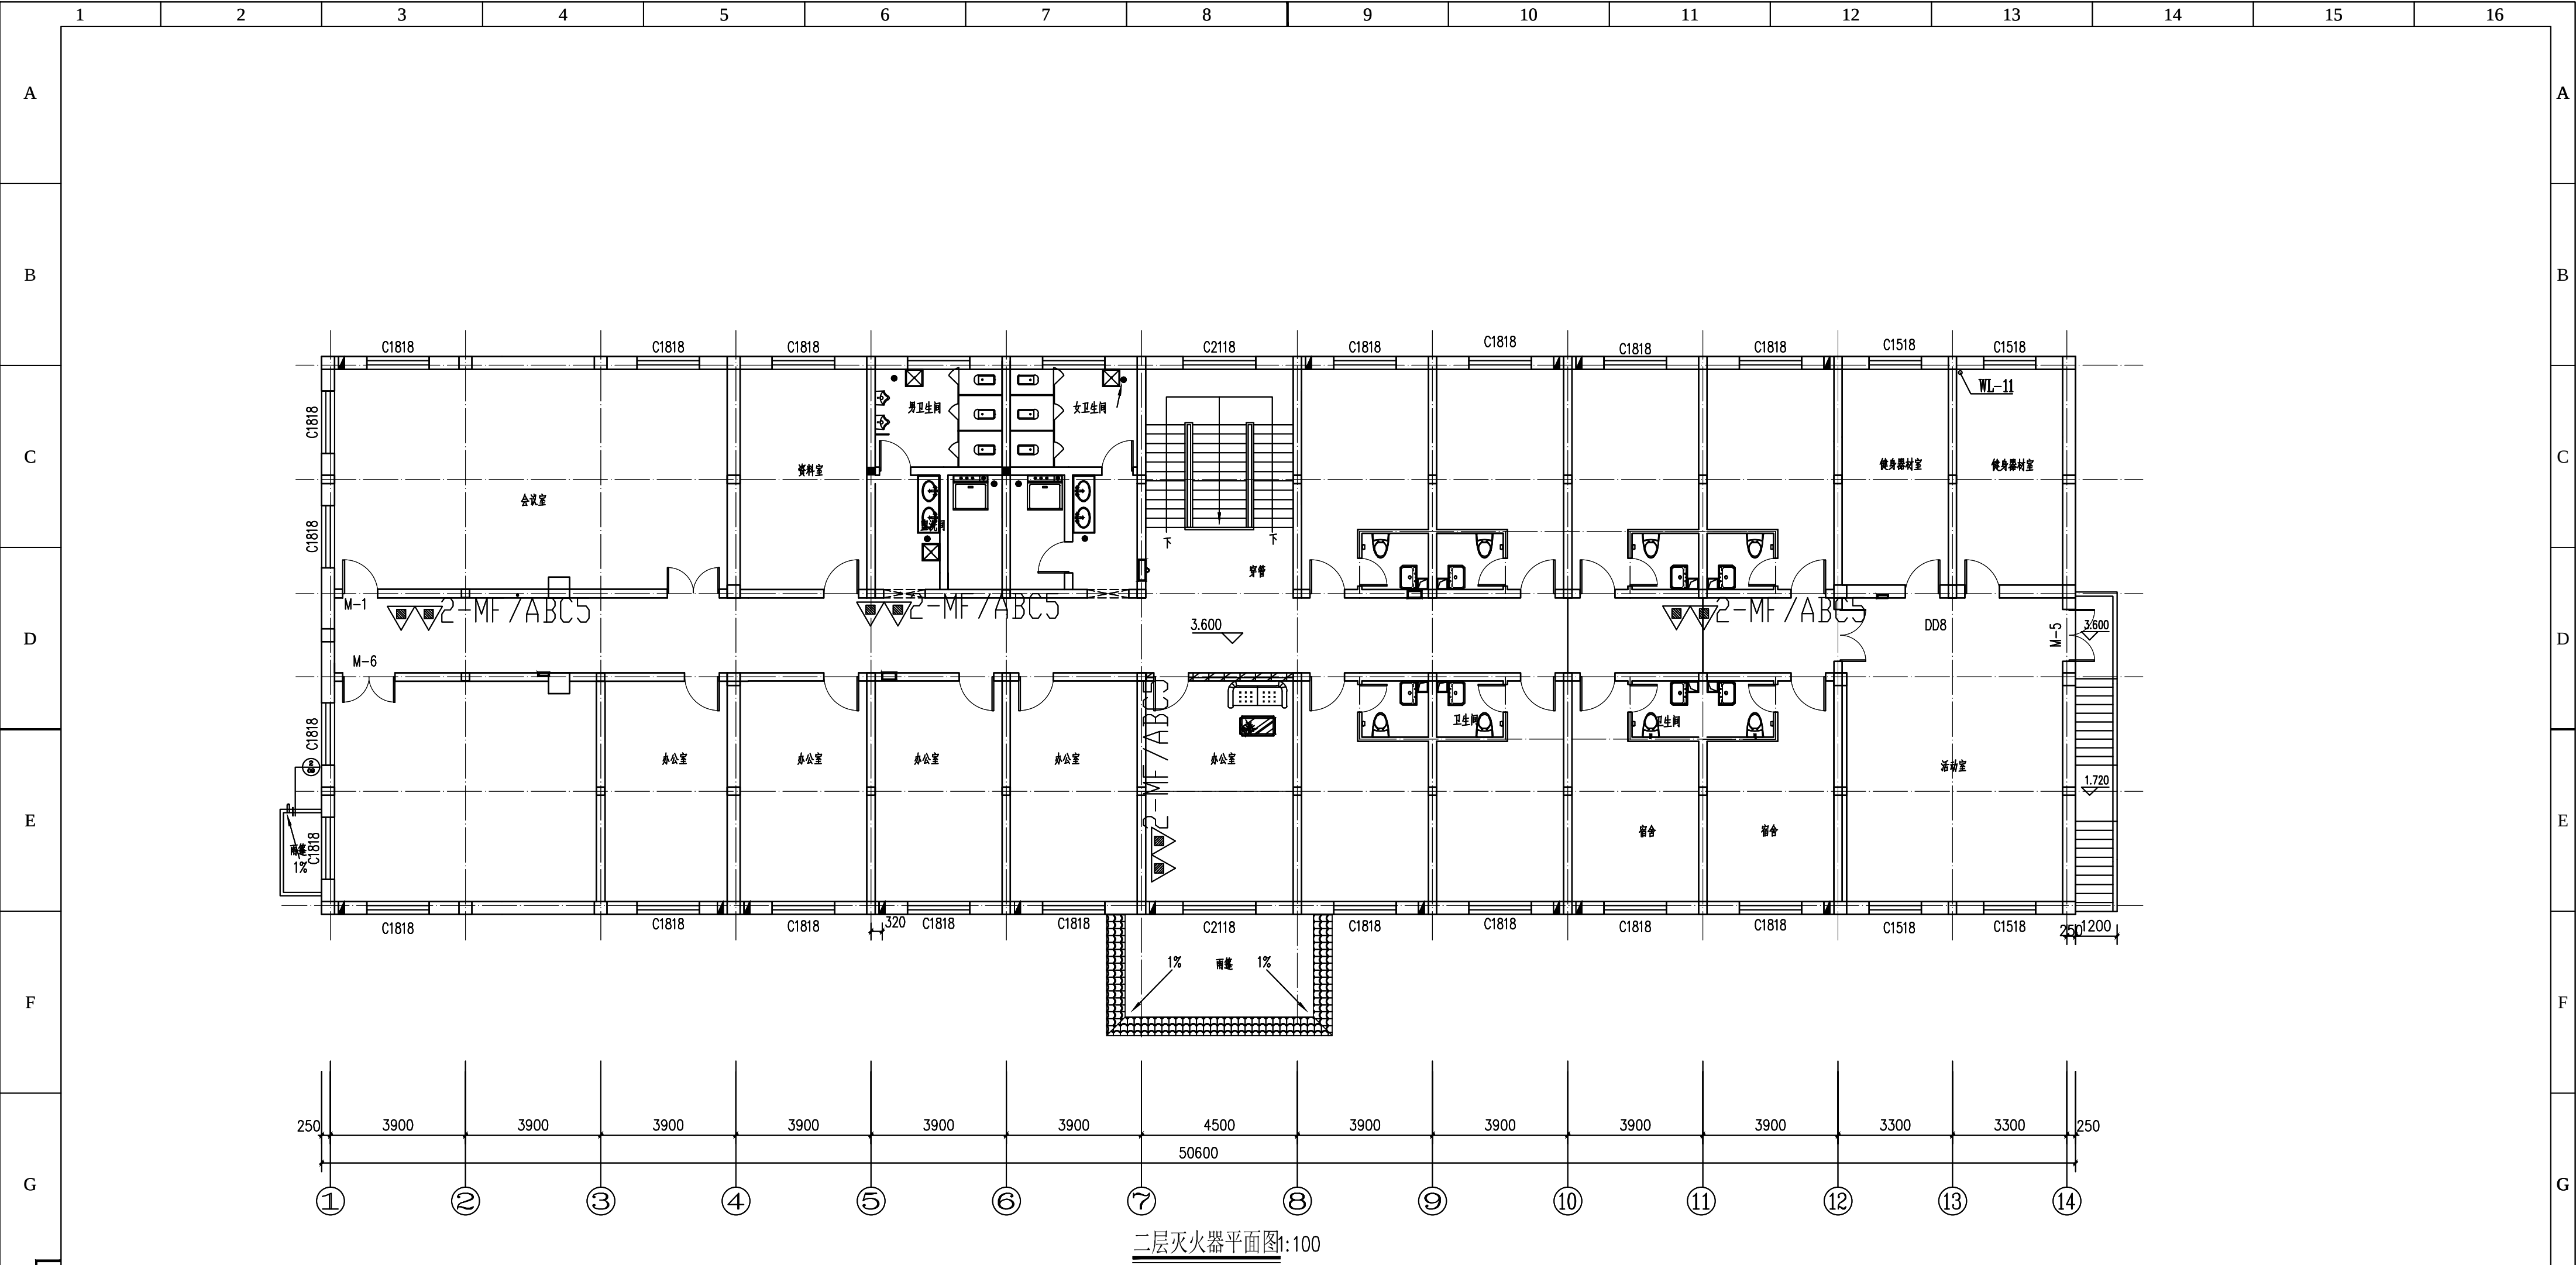

二层灭火器平面图1:100

工程编号: 0201002079

西安亮丽电力工程设计有限责任公司				定边县公布井光伏园区P2区110kV 升压站建设		工程	施工图	设计阶段
批准		校核		综合楼二层灭火器平面布置图				
审核		设计						
专业	会签	日期						
比例	1:100	日期	2017.01	图号	LL-A002S-T0203-09			