

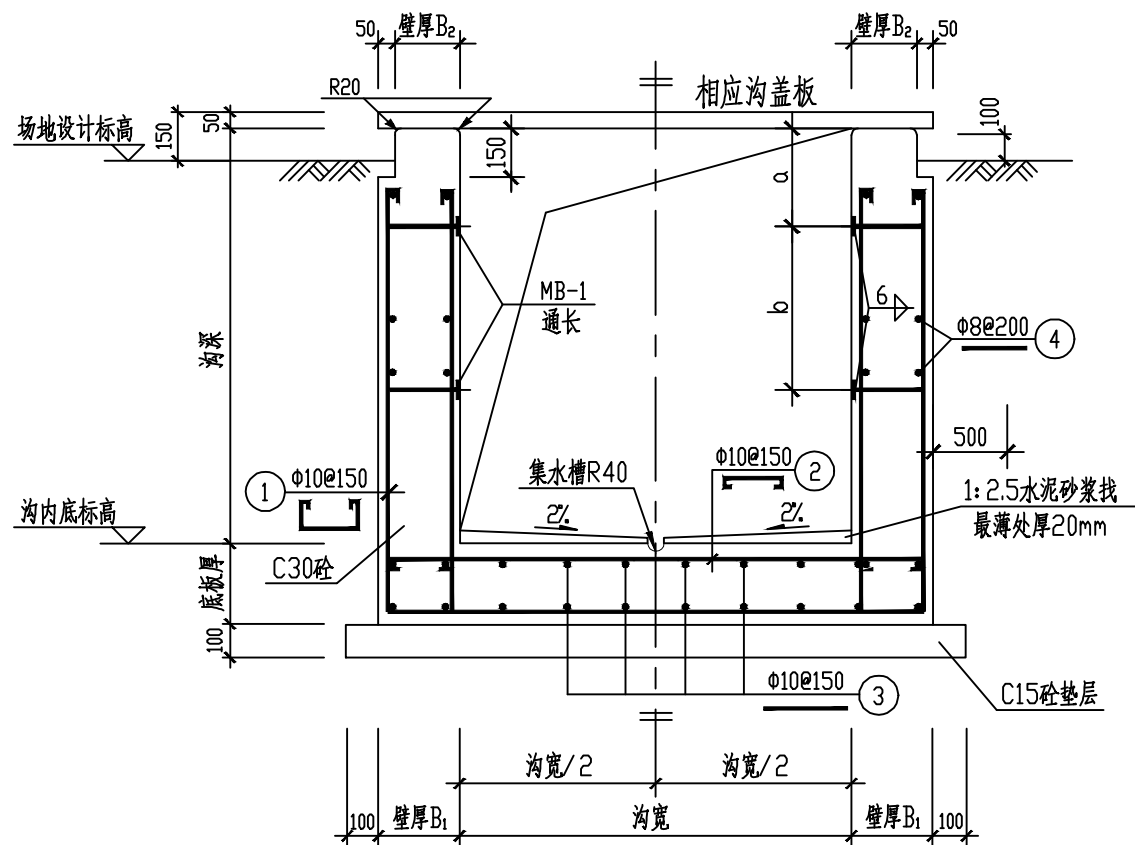


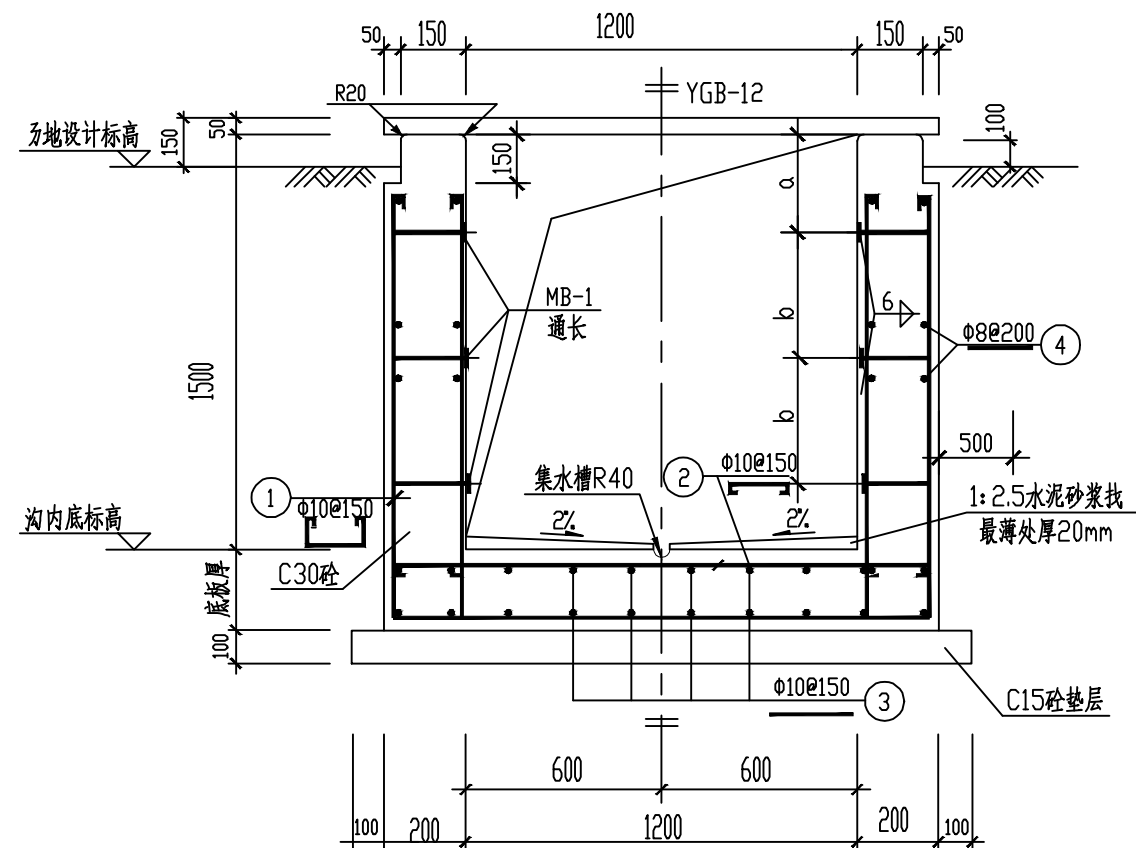

一般地段电缆沟断面图 (一)

说明

1. 图中尺寸单位以毫米计。
2. 沟道宽度为标准宽度, 沟内底标高见平面布置图。
3. 沟壁顶面安装柔性垫块, 做法详见国网《标准工艺(六)》图集。
4. 要求沟壁及底板同时整体浇筑。
5. 底板配筋仅用于填方地基处的沟道, 钢筋搭接长度 $30d$, d 为钢筋直径。
6. 电缆沟砼保护层厚度25mm。
7. 电缆沟施工时, 必须与电气、供水、结构等专业的相关图纸配合进行。
8. 其余要求详见电缆沟说明。

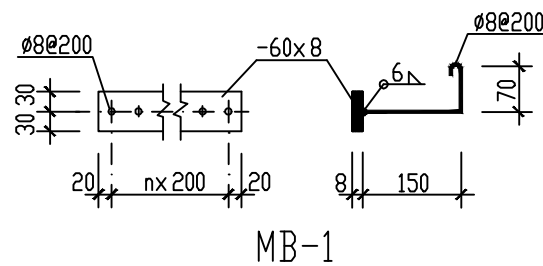

一般地段电缆沟断面图 (二)

一般地段电缆沟截面一览表

沟道标准截面 宽×深(mm)	底板厚度 (mm)	沟壁厚度 B_1 (mm)	沟壁厚度 B_2 (mm)	MB-1位置	
				a(mm)	b(mm)
600×600	200	200	150	200	250
800×800	200	200	150	200	350
1000×1000	200	200	150	300	350
1200×1200	250	250	200	350	450

西安亮丽电力工程设计有限责任公司				定边县公布井光伏园区P2区110kV 工程		设计阶段
批准		校核		一般电缆沟施工图 (一)		
审核		设计				
比例		版次				
		日期	2017.01	图号	LL-A002S-T0702-11	

工程设计证书乙级编号: A261002679