


工程设计证书乙级编号: A261002679

C

B

A

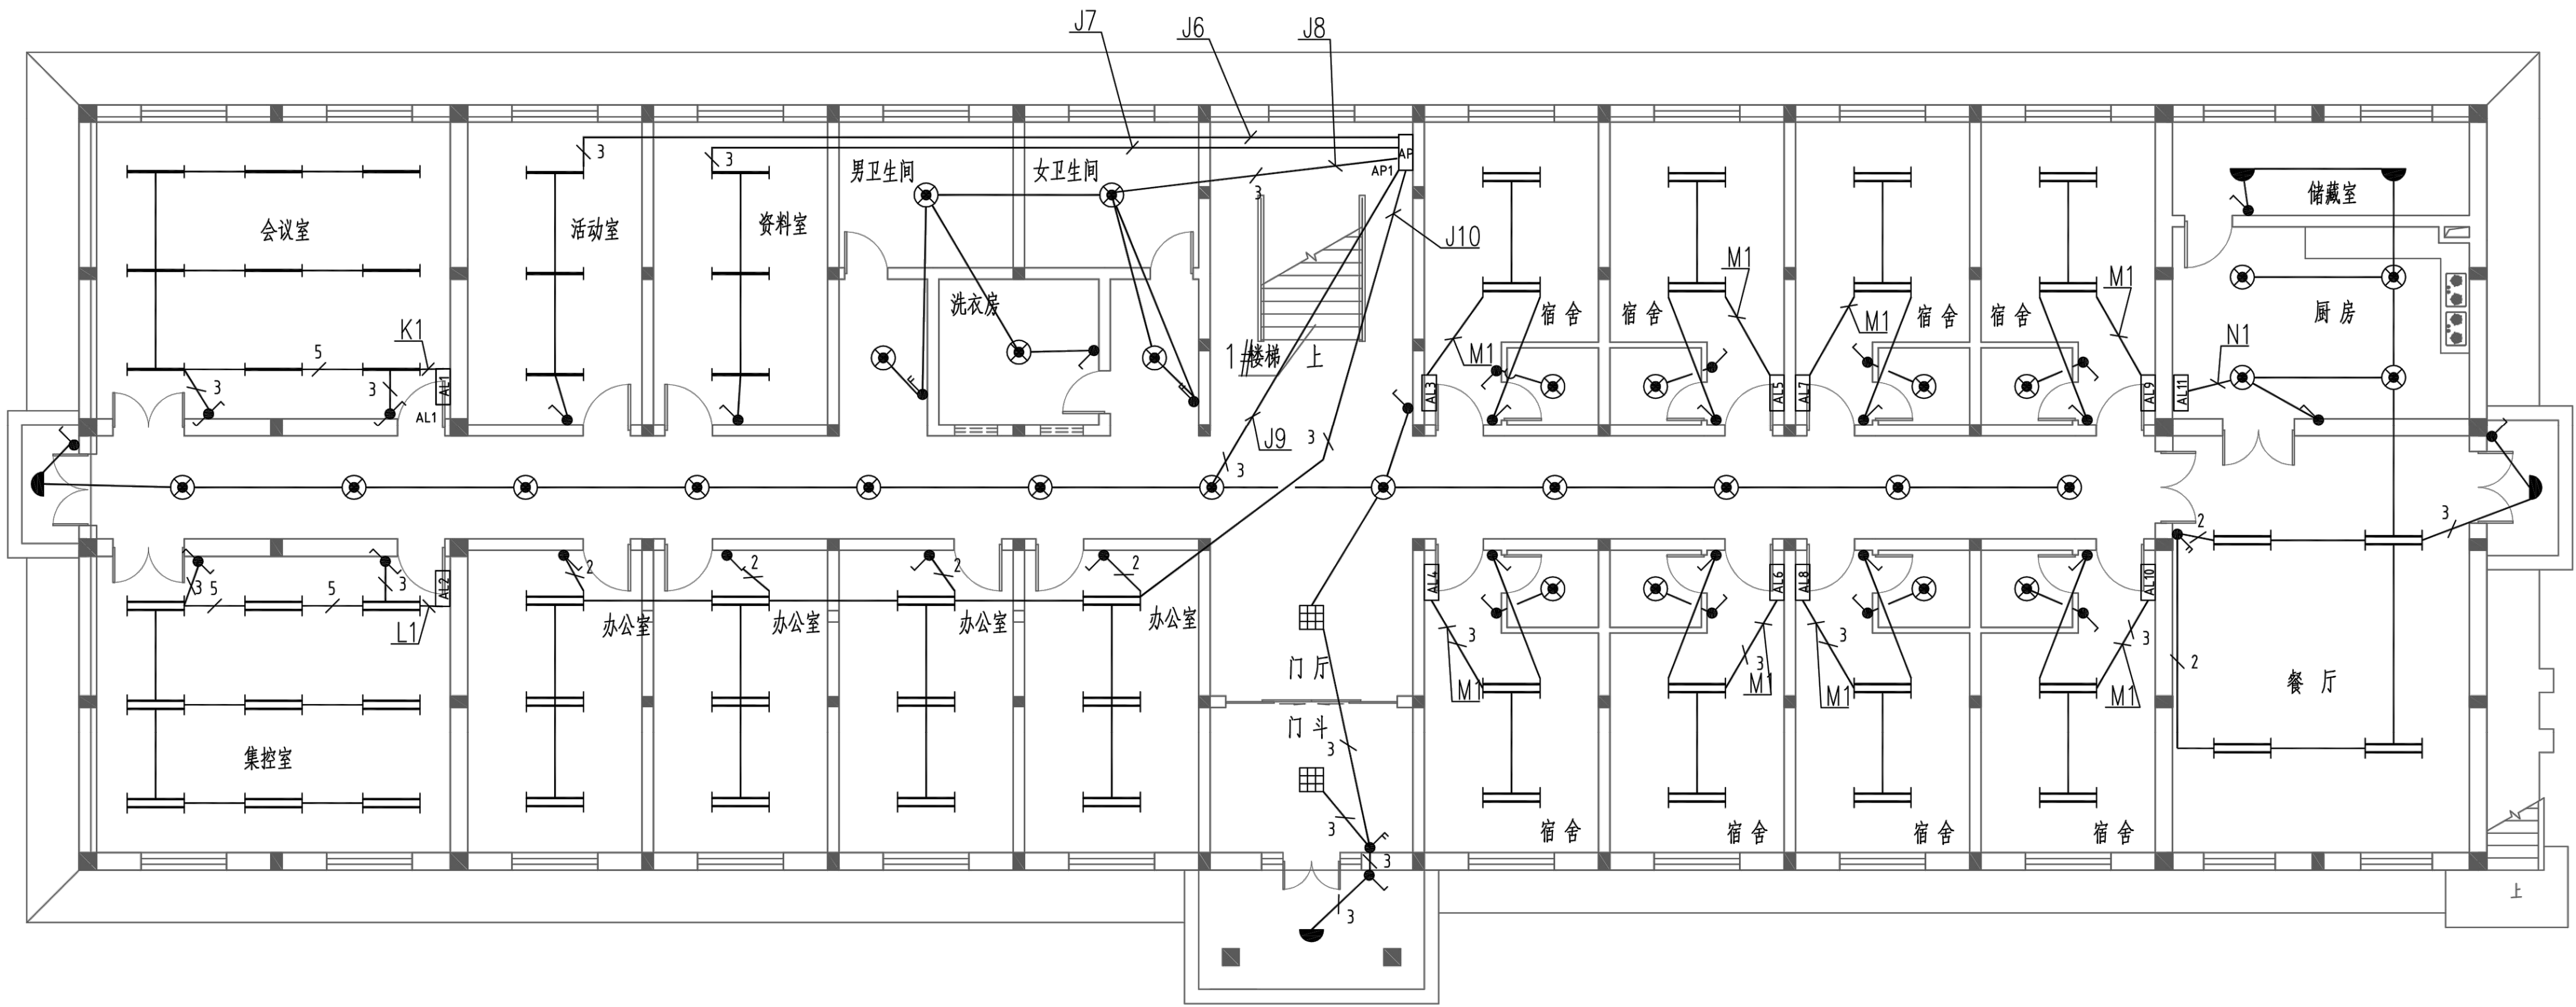

12		BV导线	BV,2.5	米	1119.1	
11		导线截面及照明配电箱(导线)数量	SC15	米	404.7	
10	●	开关		个	29	安装高度1.4米
9	●	双控开关		个	4	安装高度1.4米
8	●	双联开关		个	4	安装高度1.4米
7	—	单管荧光灯	36W	盏	15	安装高度为2.6米
6	■	方格栅吸顶灯	100	盏	2	
5	⊗	防水防尘灯	40	盏	29	
4	—	双管荧光灯	2x36W	盏	41	安装高度为2.6米
3	●	天棚灯	30	盏	5	
2	□AP	动力配电箱	AP 1	台	1	安装高度为1.6米
1	□AL	照明配电箱	AL 1-11	台	11	安装高度为1.6米
序号	图例	名称	规格	单位	数量	备注

西安亮丽电力工程设计有限责任公司			公布井P2片区 光伏110kV汇集升压站新建			工程	施工图	设计阶段
批准		校核		一层照明平面布置图				
审核		设计						
比例		版次	第1版					
日期		日期	2016.10	图号	LL-A002S-D0107-16			


专业	会签	日期

工程设计证书乙级编号: A261002679

C

B

A

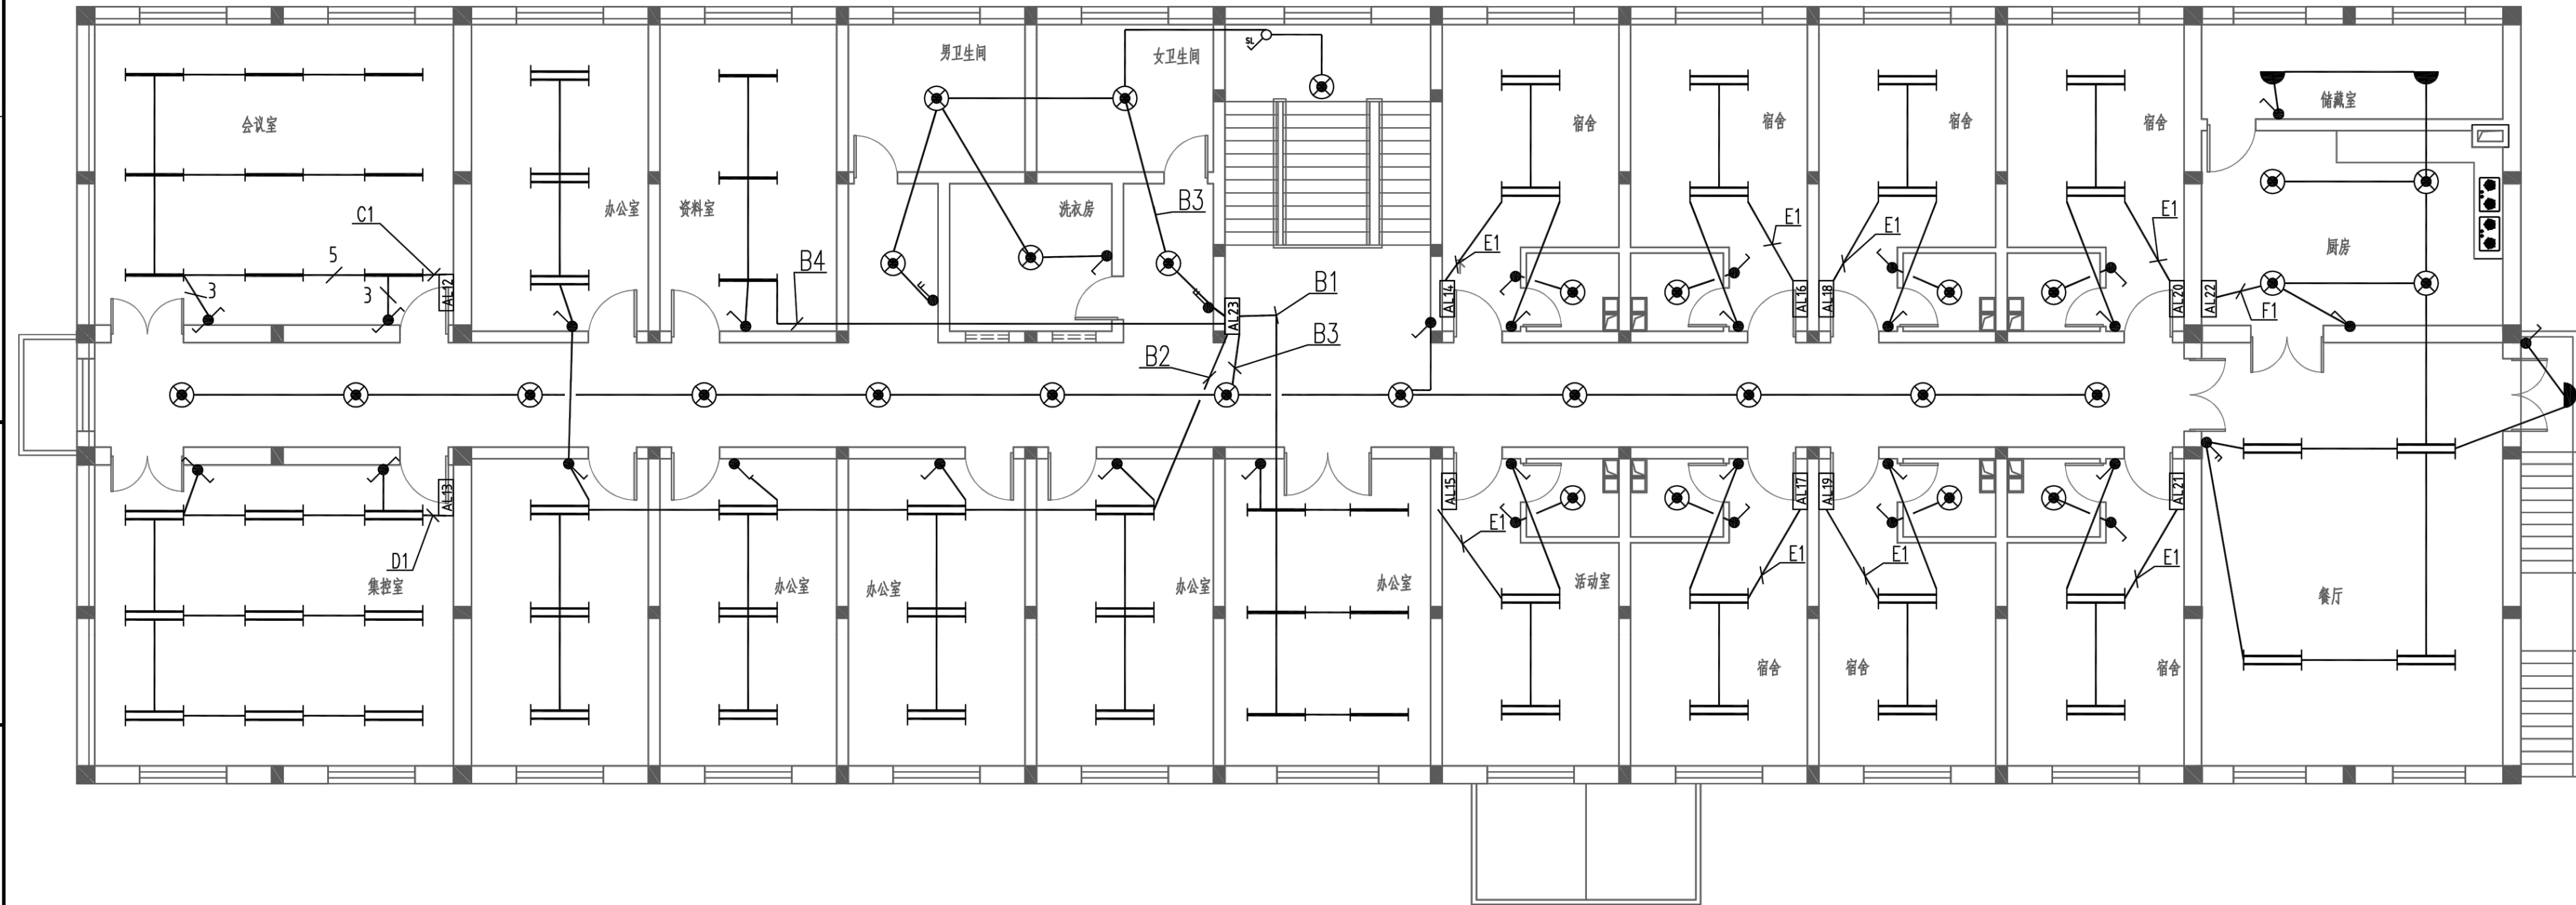

11		导线截面及照明配电箱(导线)数量	SC15	米	333.6	
10		BV导线	BV,2.5	米	985.9	
9	●	双联开关		个	4	
8	○SI	声控开关		个	1	
7	●	开关		个	30	
6	●	双联开关		个	3	
5	—	单管荧光灯	36W	盏	18	安装高度2.6米
4	—	双管荧光灯	2x36W	盏	44	安装高度2.6米
3	●	天棚灯		盏	4	
2	⊗	防水防尘灯		盏	29	
1	□AL	照明配电箱	AL12-AL23	台	12	安装高度为1.6米
序号	图例	名称	规格	单位	数量	备注

西安亮丽电力工程设计有限责任公司			公布井P2片区 光伏110kV汇集升压站新建			工程	施工图	设计阶段
批准		校核		二层照明平面布置图				
审核		设计						
比例		版次	第1版					
日期		日期	2016.10	图号	LL-A002S-D0107-17			

专业	会签	日期