


工程设计证书乙级编号: A261002679

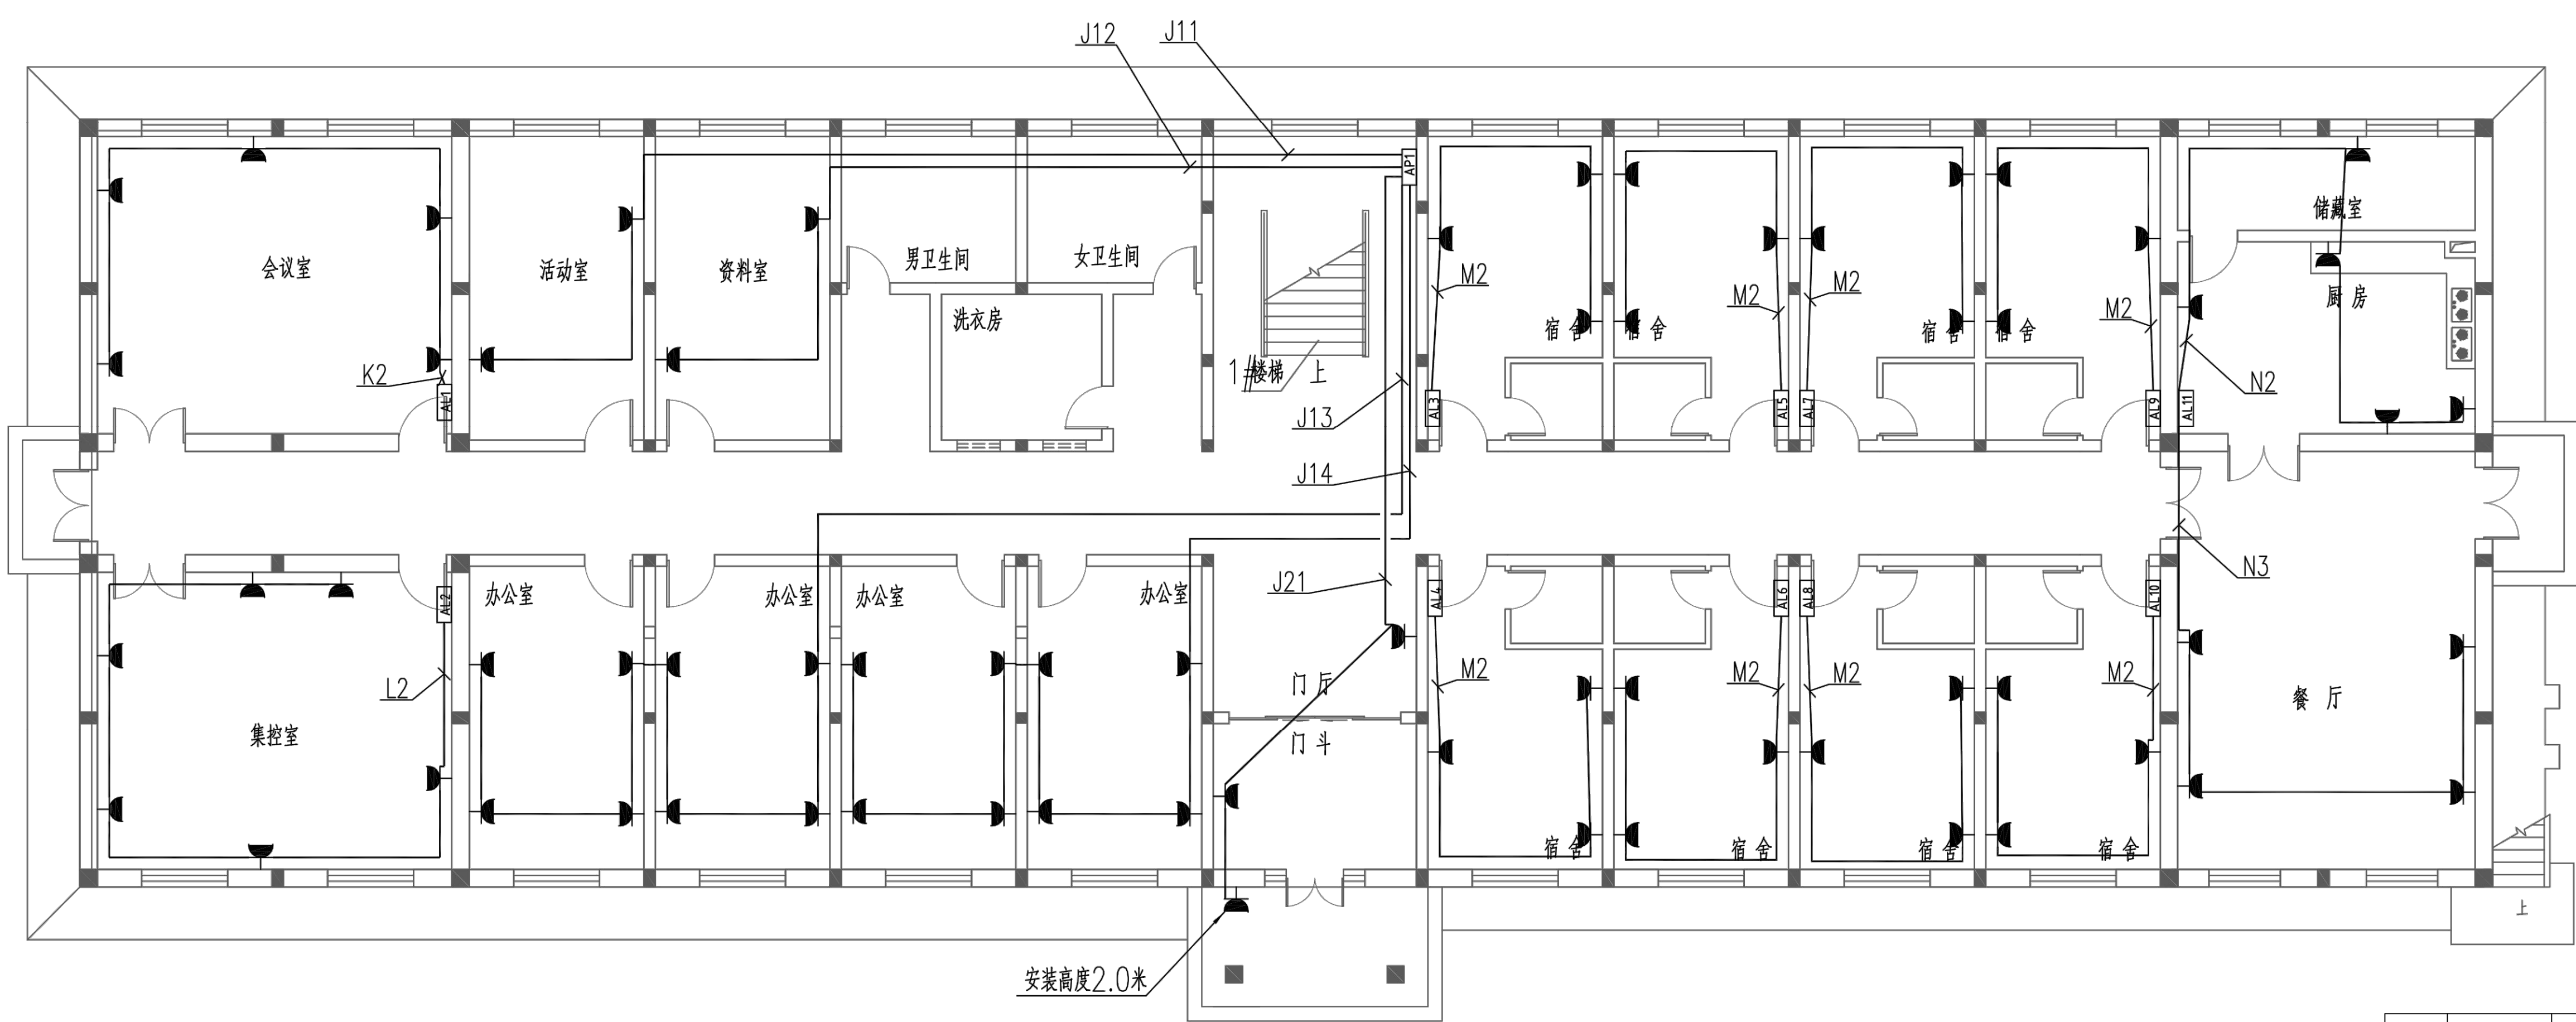


5		塑料绝缘导线(铜芯)截面	SC15	米	392.9	
4		BV导线	BV,2.5	米	983.6	
3		五孔插座		个	67	安装高度0.4米
2		照明配电箱	AL1-11	台	11	安装高度为 1.6 米
1		动力配电箱	AP1	台	1	安装高度为 1.6 米
序号	图例	名称	规格	单位	数量	备注

西安亮丽电力工程设计有限责任公司			公布井P2片区 光伏110kV汇集升压站新建			工程	施工图	设计阶段
批准		校核		一层插座平面布置图				
审核		设计						
比例		版次	第1版					
		日期	2016.10	图号	LL-A002S-D0107-18			

专业	会签	日期

工程设计证书乙级编号: A261002679

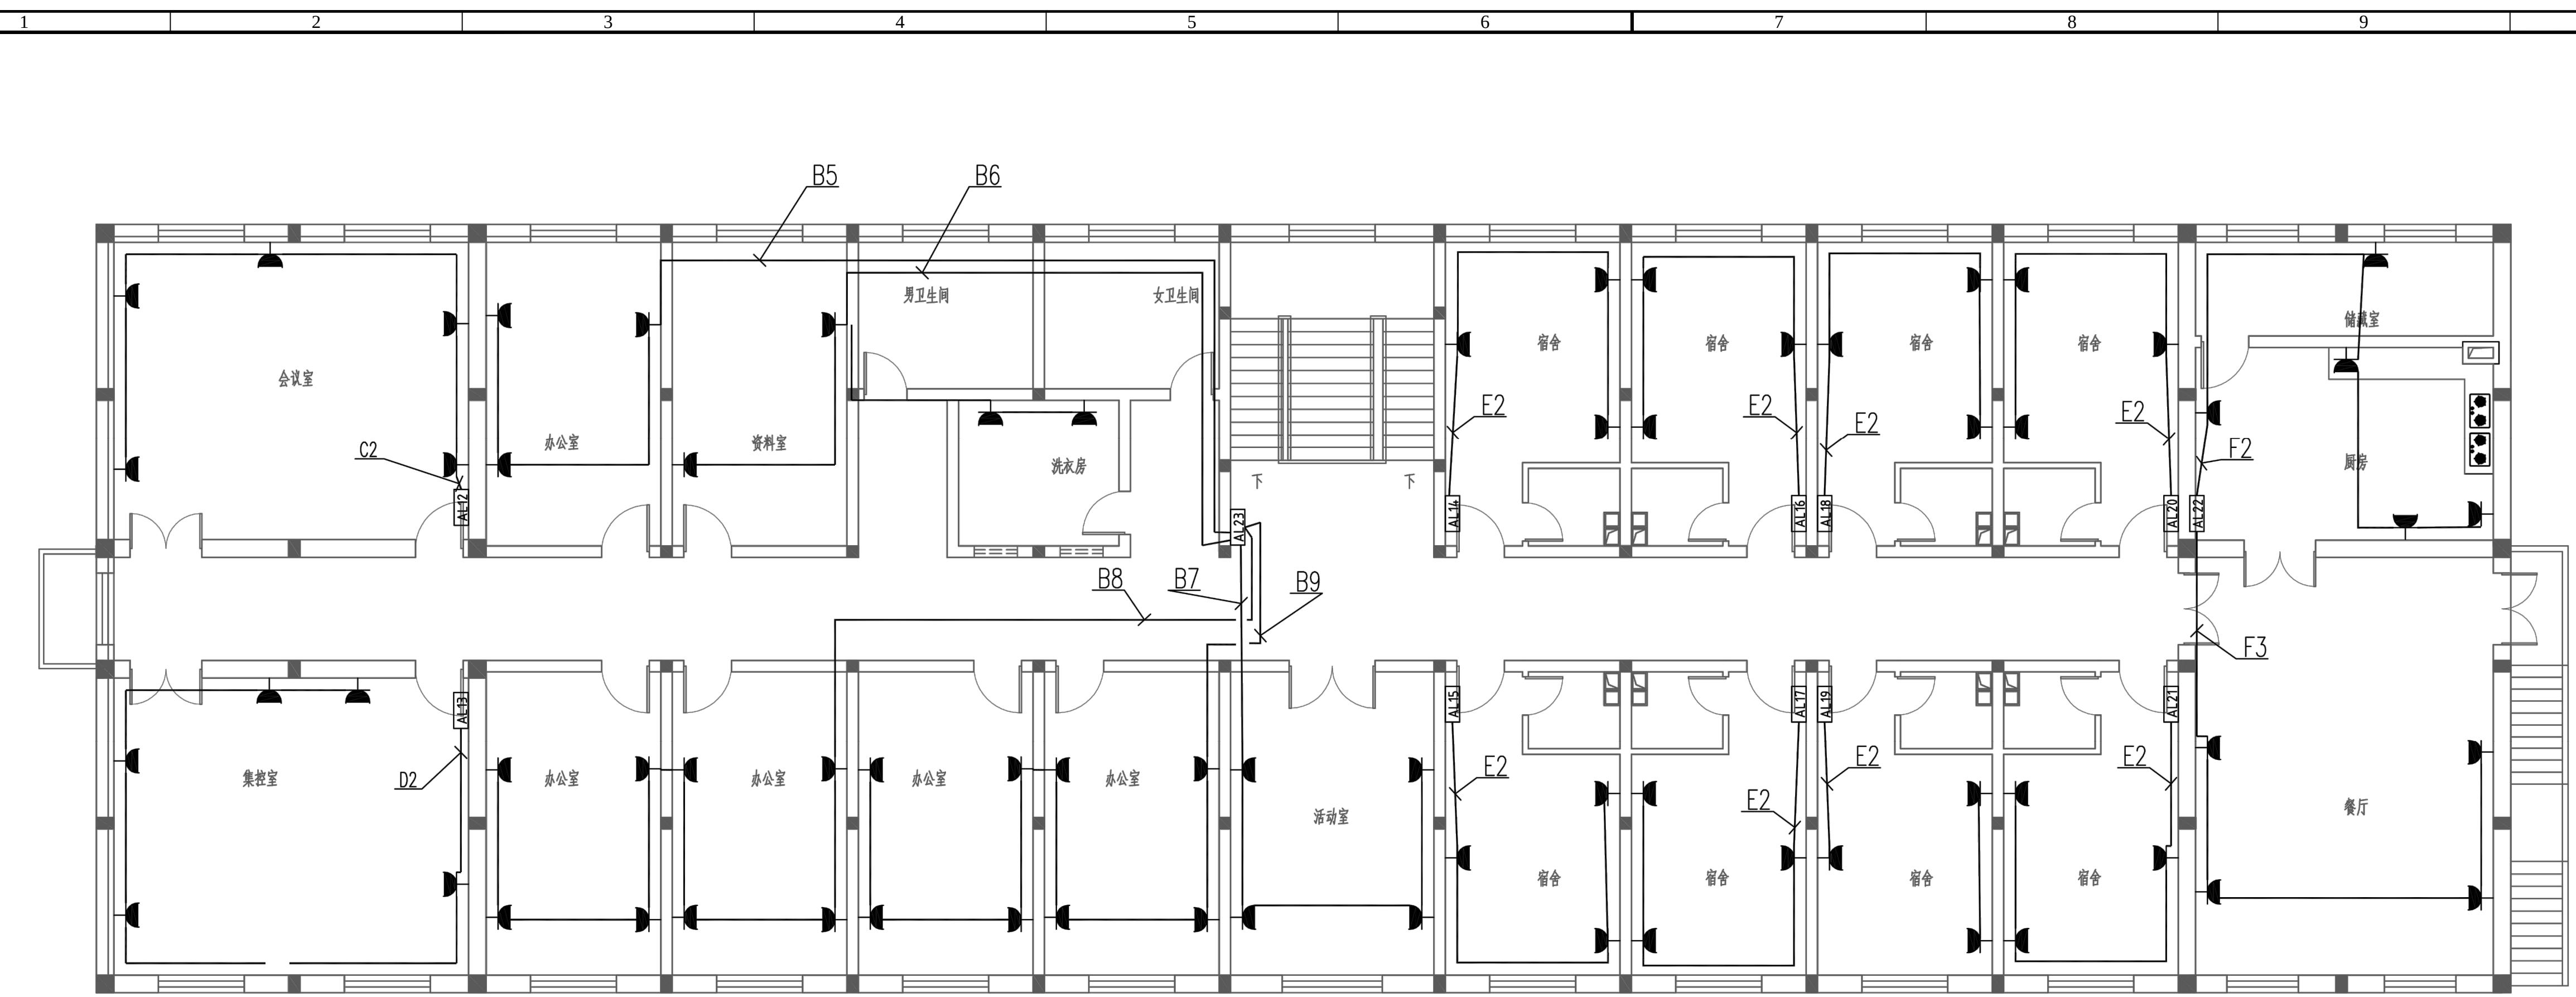

4		塑料绝缘导线(铜芯)截面	SC15	米	413.9	
3		BV导线	BV,2.5	米	1046.6	
2		五孔插座		个	68	
1		照明配电箱	AL12-23	台	12	安装高度为 1.6 米
序号	图例	名称	规格	单位	数量	备注

西安亮丽电力工程设计有限责任公司			公布井P2片区 光伏110kV汇集升压站新建			工程	施工图	设计阶段
批准		校核		二层插座平面布置图				
审核		设计						
比例		版次	第1版					
		日期	2016.10	图号	LL-A002S-D0107-19			

专业	会签	日期